






# 消火栓室詳細図


S=1/10

口径  $\phi 75$  (土被り 0.90m)  
 円形  $\phi 500$  (レジンコンクリート製)

側面図

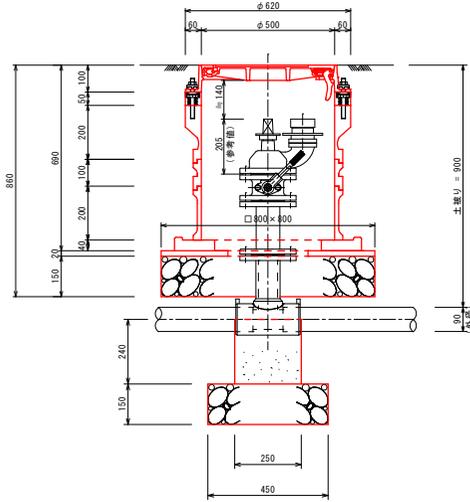


断面図

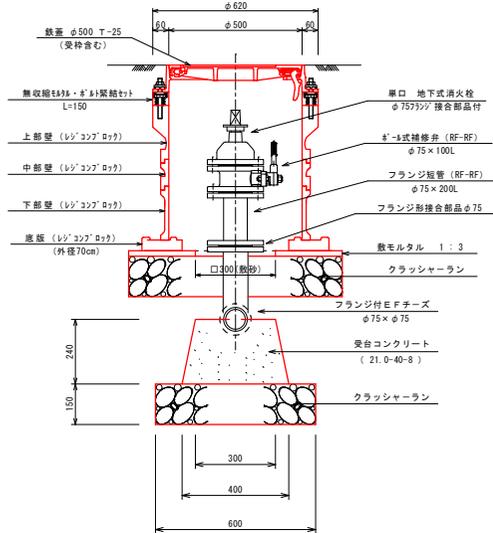

消火栓室蓋



消火栓設置方

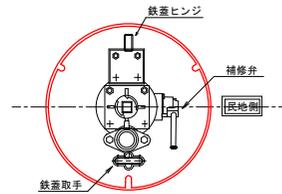


※補修弁は民地側へ設置する事。  
 ※鉄蓋のヒンジ、取手位置に注意する事。

工事名	令和7年度 栗国村消火栓設置工事(繰越)
位置	栗国村地内(西区・東区・浜区)
図面の種類	消火栓室詳細図
縮尺	1/10 図面番号 3/5
施工年度	令和8年度
栗国村役場経済課	


# 16号路線管割図(1)

(φ75mm) S=1/100


φ75mm  
1口継手 13  
2口継手 2

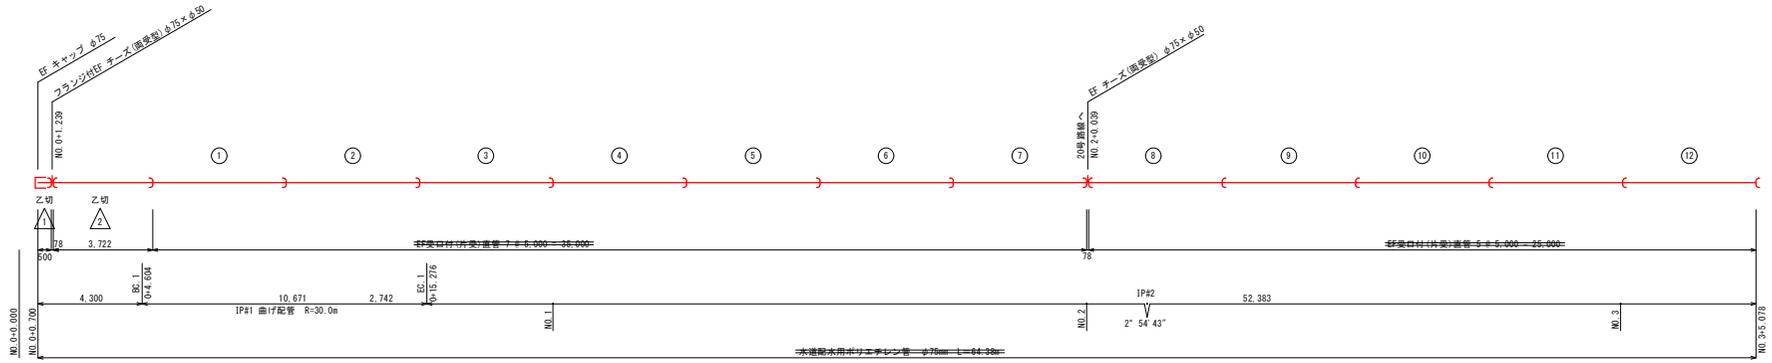

1口継手 12  
2口継手 3

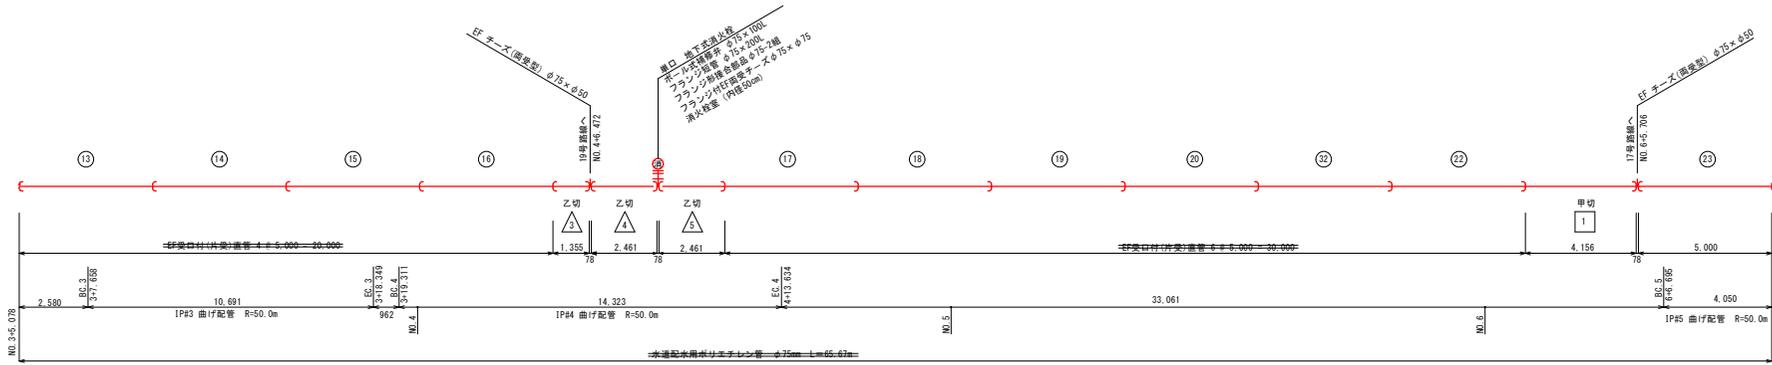

1口継手 10  
2口継手 2

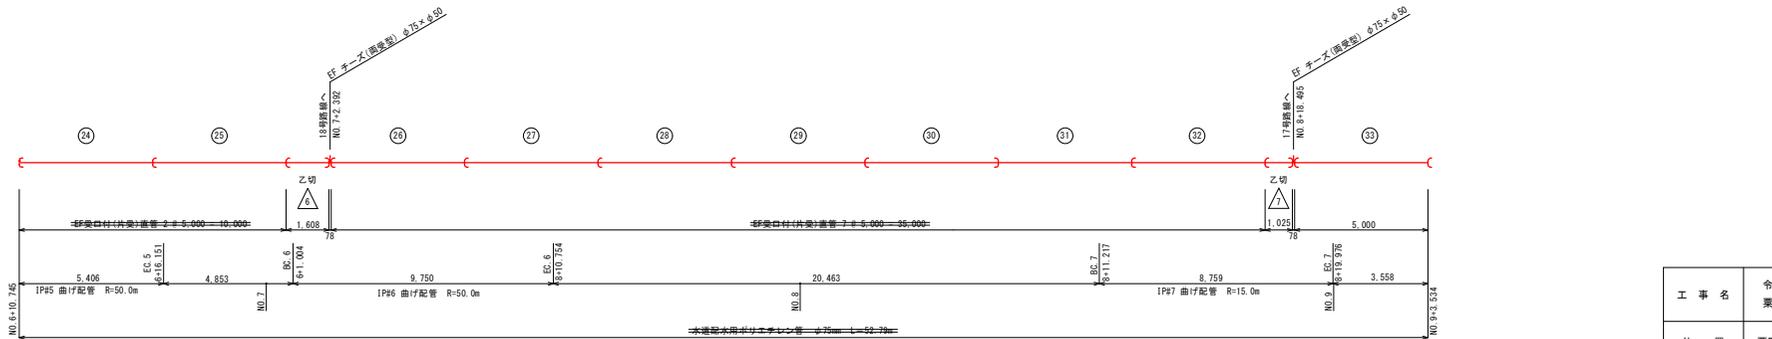


工事名	令和7年度 栗園村消防栓設置工事(繰越)
位置	栗園村地内(西区・東区・浜区)
図面の種類	16号路線管割図(1)
縮尺	1/100 図面番号 4/5
施工年度	令和8年度
栗園村役場経済課	

# 16号路線管割図(2)

(φ75mm) S=1/100

1口継手	4
2口継手	1

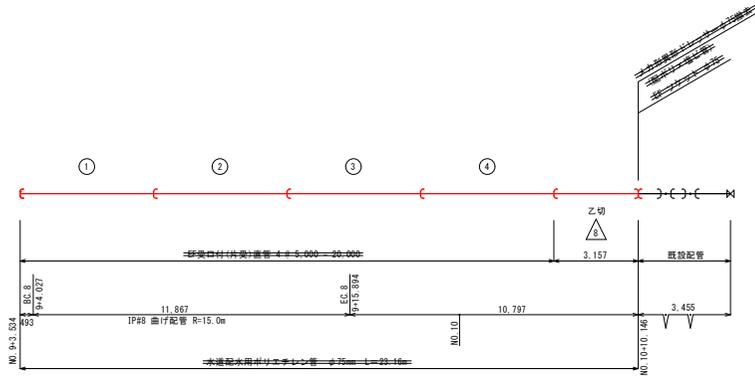

管資材数量表 (16号路線 φ75mm)

名称	規格・口径	管資材数量			単位	備考
		管割図(1)	管割図(2)	計		
継口 地下式消火栓	φ75×φ75	1		1	個	
ボール式補修弁	φ75×L100	1		1	個	
フランジ短管	φ75×L200	1		1	個	
フランジ接合部品	φ75	2		2	個	
フランジ付EF両取テーズ	φ75×φ75	1		1	個	
消火栓築造工	内径50cm	1		1	箇所	

継手接合数量表 (16号路線 φ75mm)

名称	規格・口径	管割図(1)	管割図(2)	数量	単位
ポリエチレン管継手接合(2口)	φ75	1		1	口
フランジ管継手接合	φ75	2		2	口

工事名	令和7年度 栗園村消火栓設置工事(繰越)		
位置	栗園村地内(西区・東区・浜区)		
図面の種類	16号路線管割図(2)		
縮尺	1/100	図面番号	5/5
施工年度	令和8年度		
栗園村役場経済課			